


PLAN DE MASSE  
Echelle 1/1000

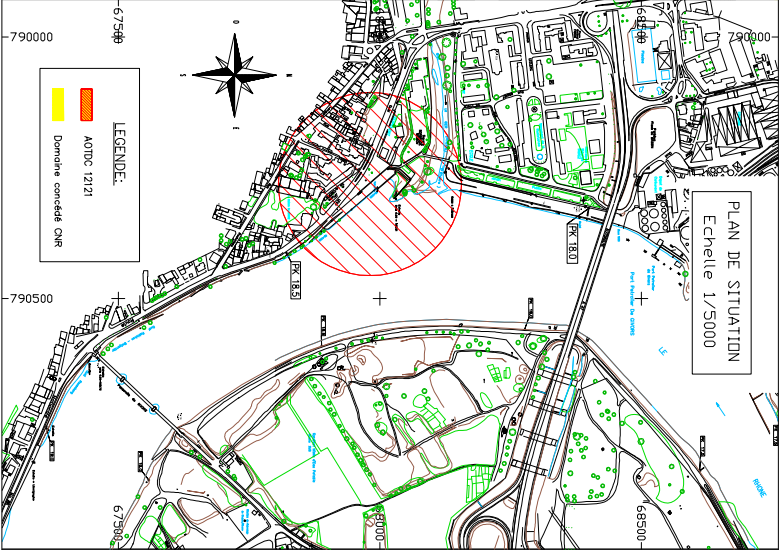

PLAN DE SITUATION  
Echelle 1/5000

**COMPAGNIE NATIONALE DU RHONE**  
 DIRECTION REGIONALE DE VIENNE

**CHUTE DE VAUGRIS**

**A.D.T.D.C. 12121**

**PERMISSIONNAIRE:**  
**GRAND LYON**

**OBJET:**  
**MAINTIEN D'UNE HALTE FLUVIALE ET ANNEXES**

**COMPAGNIE NATIONALE DU RHONE**  
 Direction régionale de VIENNE  
 21A de Vaugris - BP 77 - 69620 OMBREUX  
 Tél : 04 78 28 28 83 - Fax : 04 78 28 28 44  
 Email : direction@cnr.fr

**SITUATION:**  
 Sur la commune de GIVERS  
 En R.D. du RHONE au PK 18250

CHANGEMENT D'ÉTAT	ADTC 12121	MARIAGE	DIVORCE	AUTRE
1	200	1	1	1
<b>1200191D031291DRV</b>				